




PLANIMETRIA PIANO SEMINTERRATO

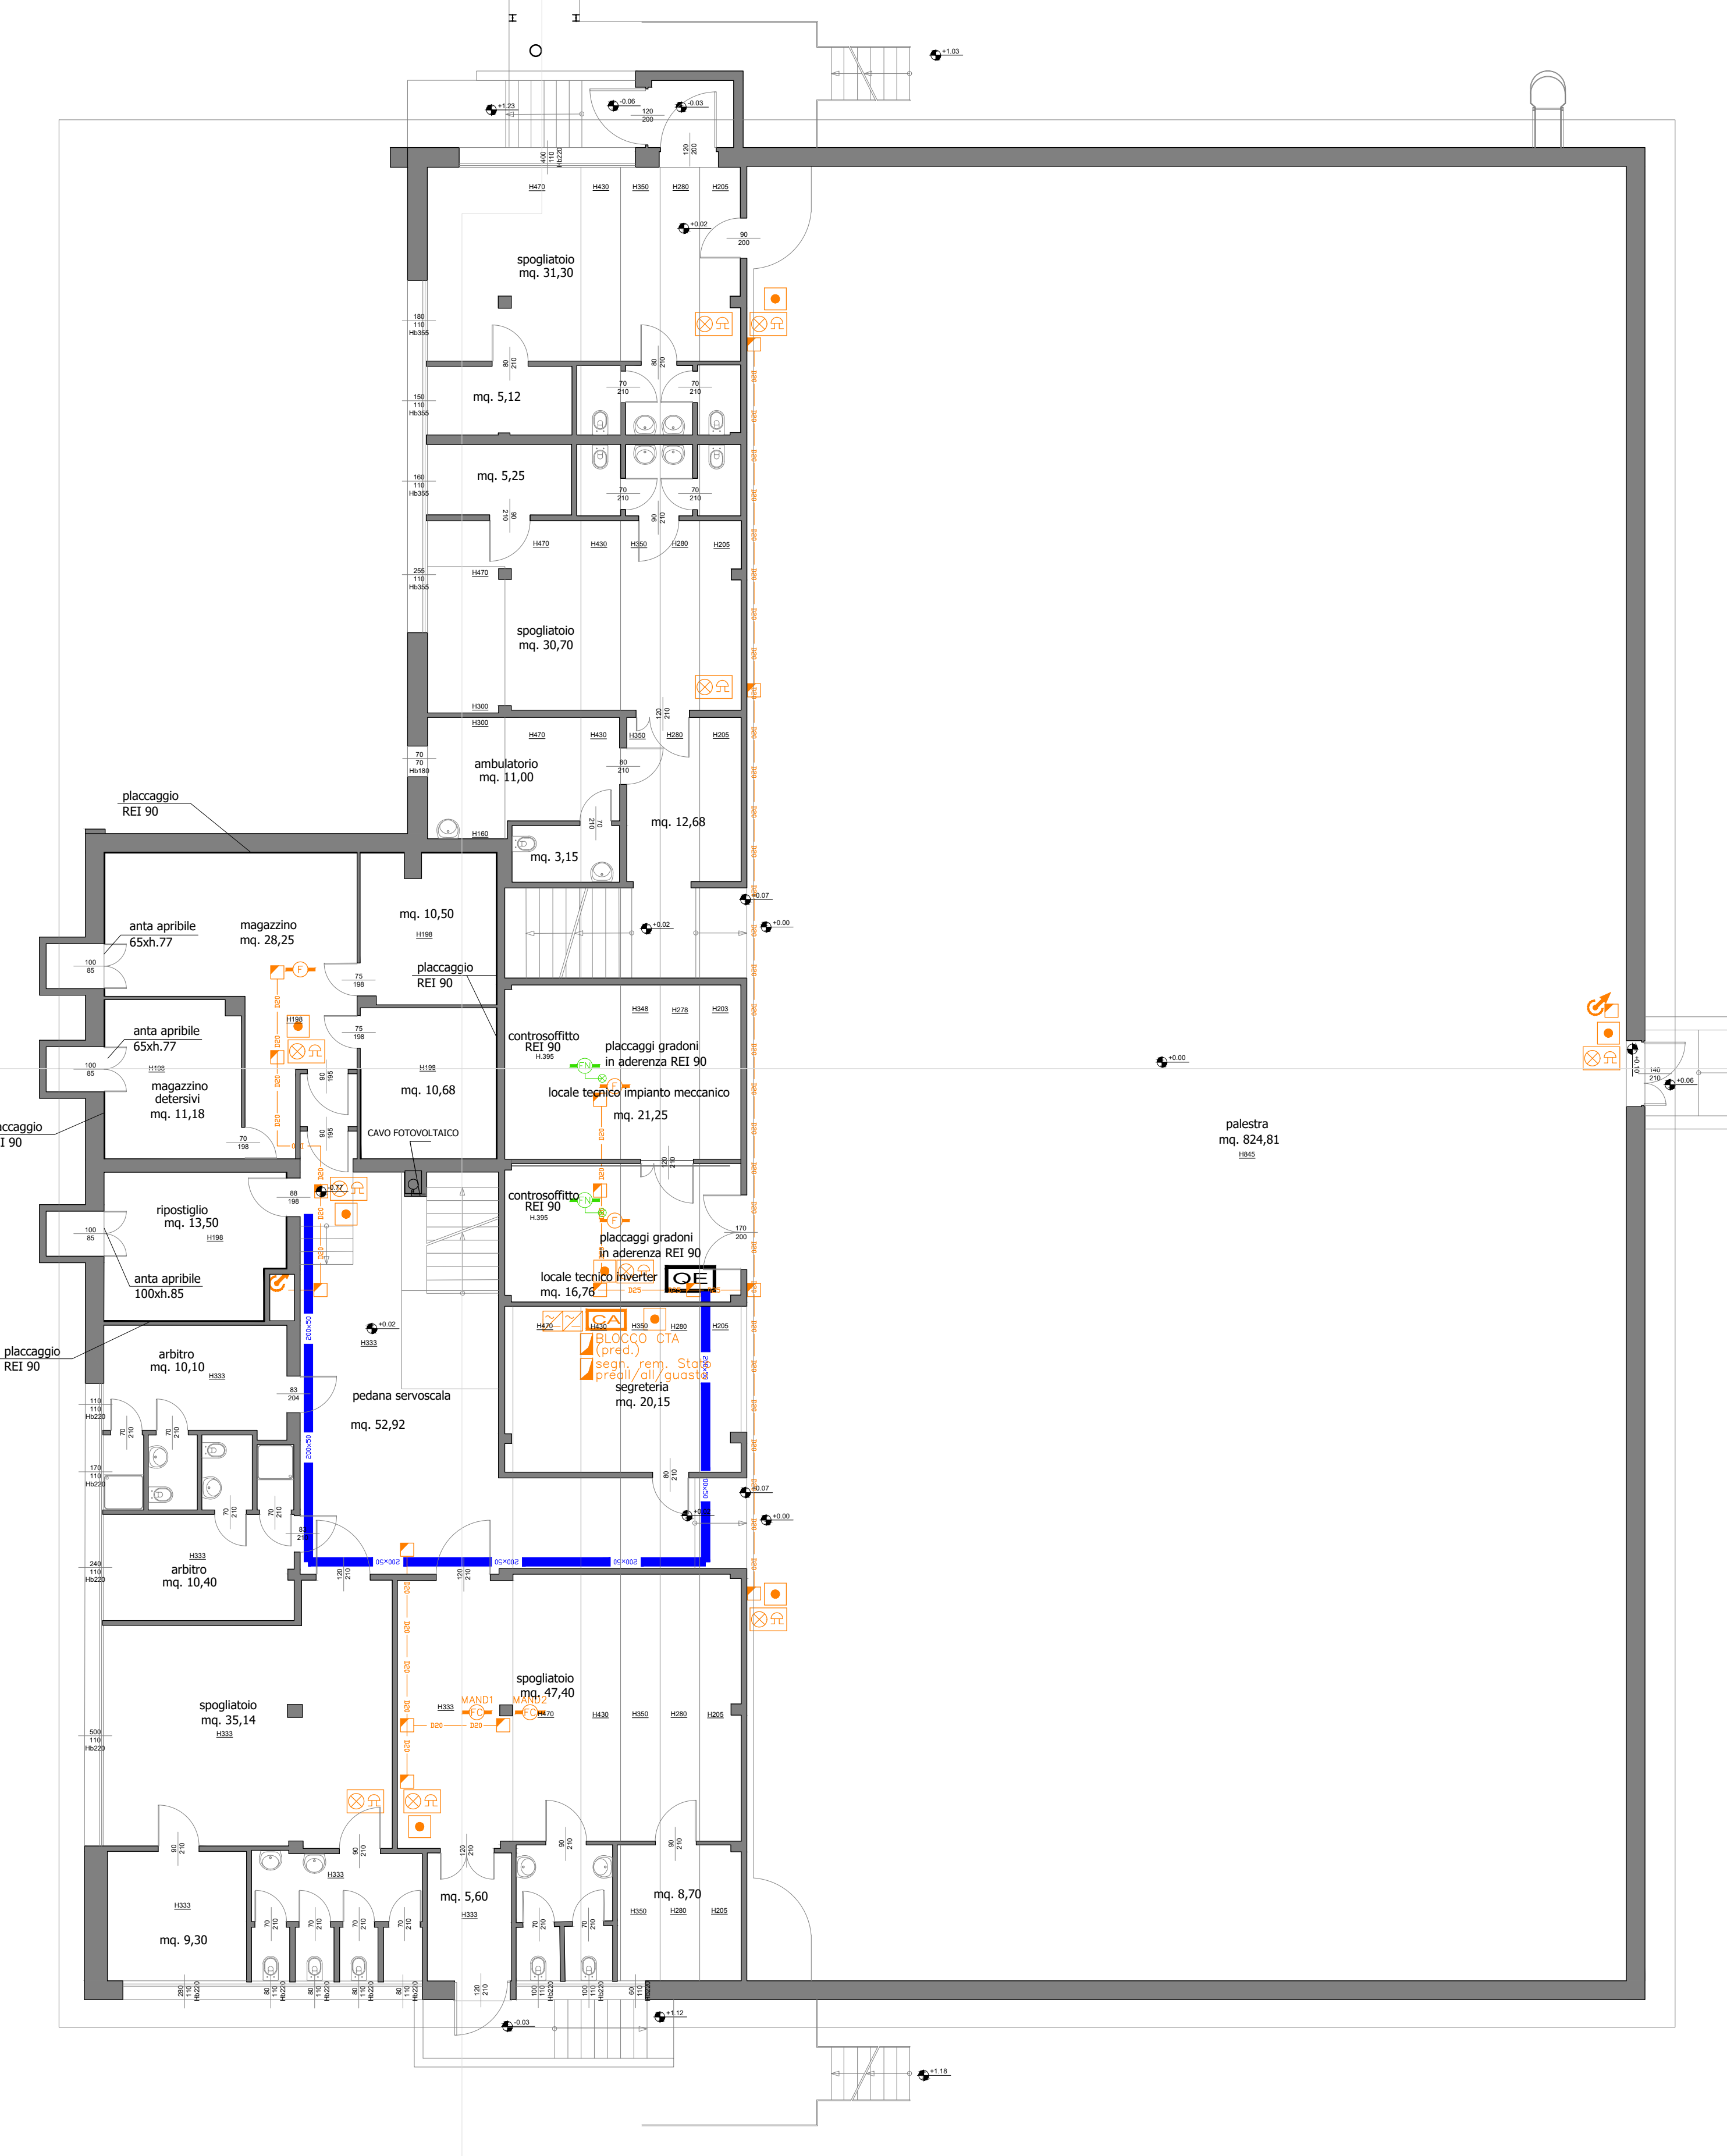

PLANIMETRIA PIANO TERRA

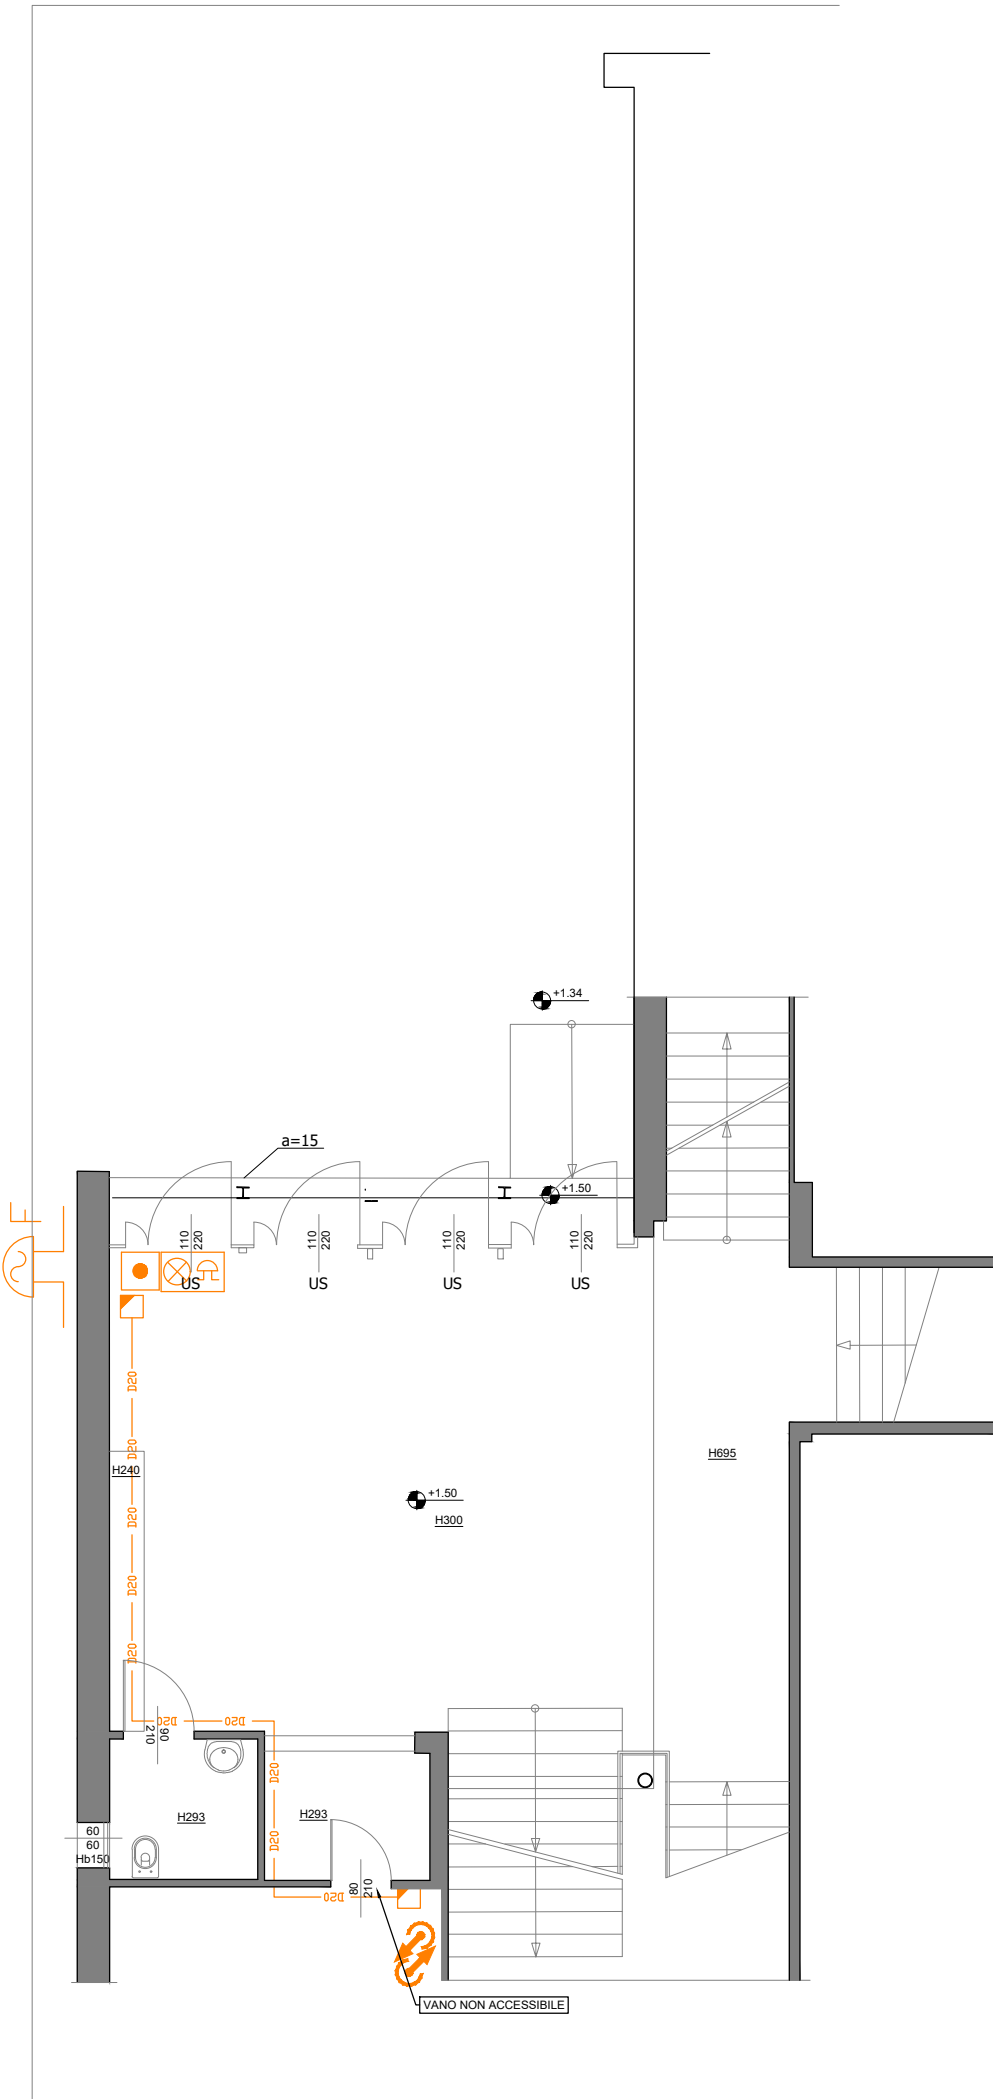

PLANIMETRIA PIANO PRIMO

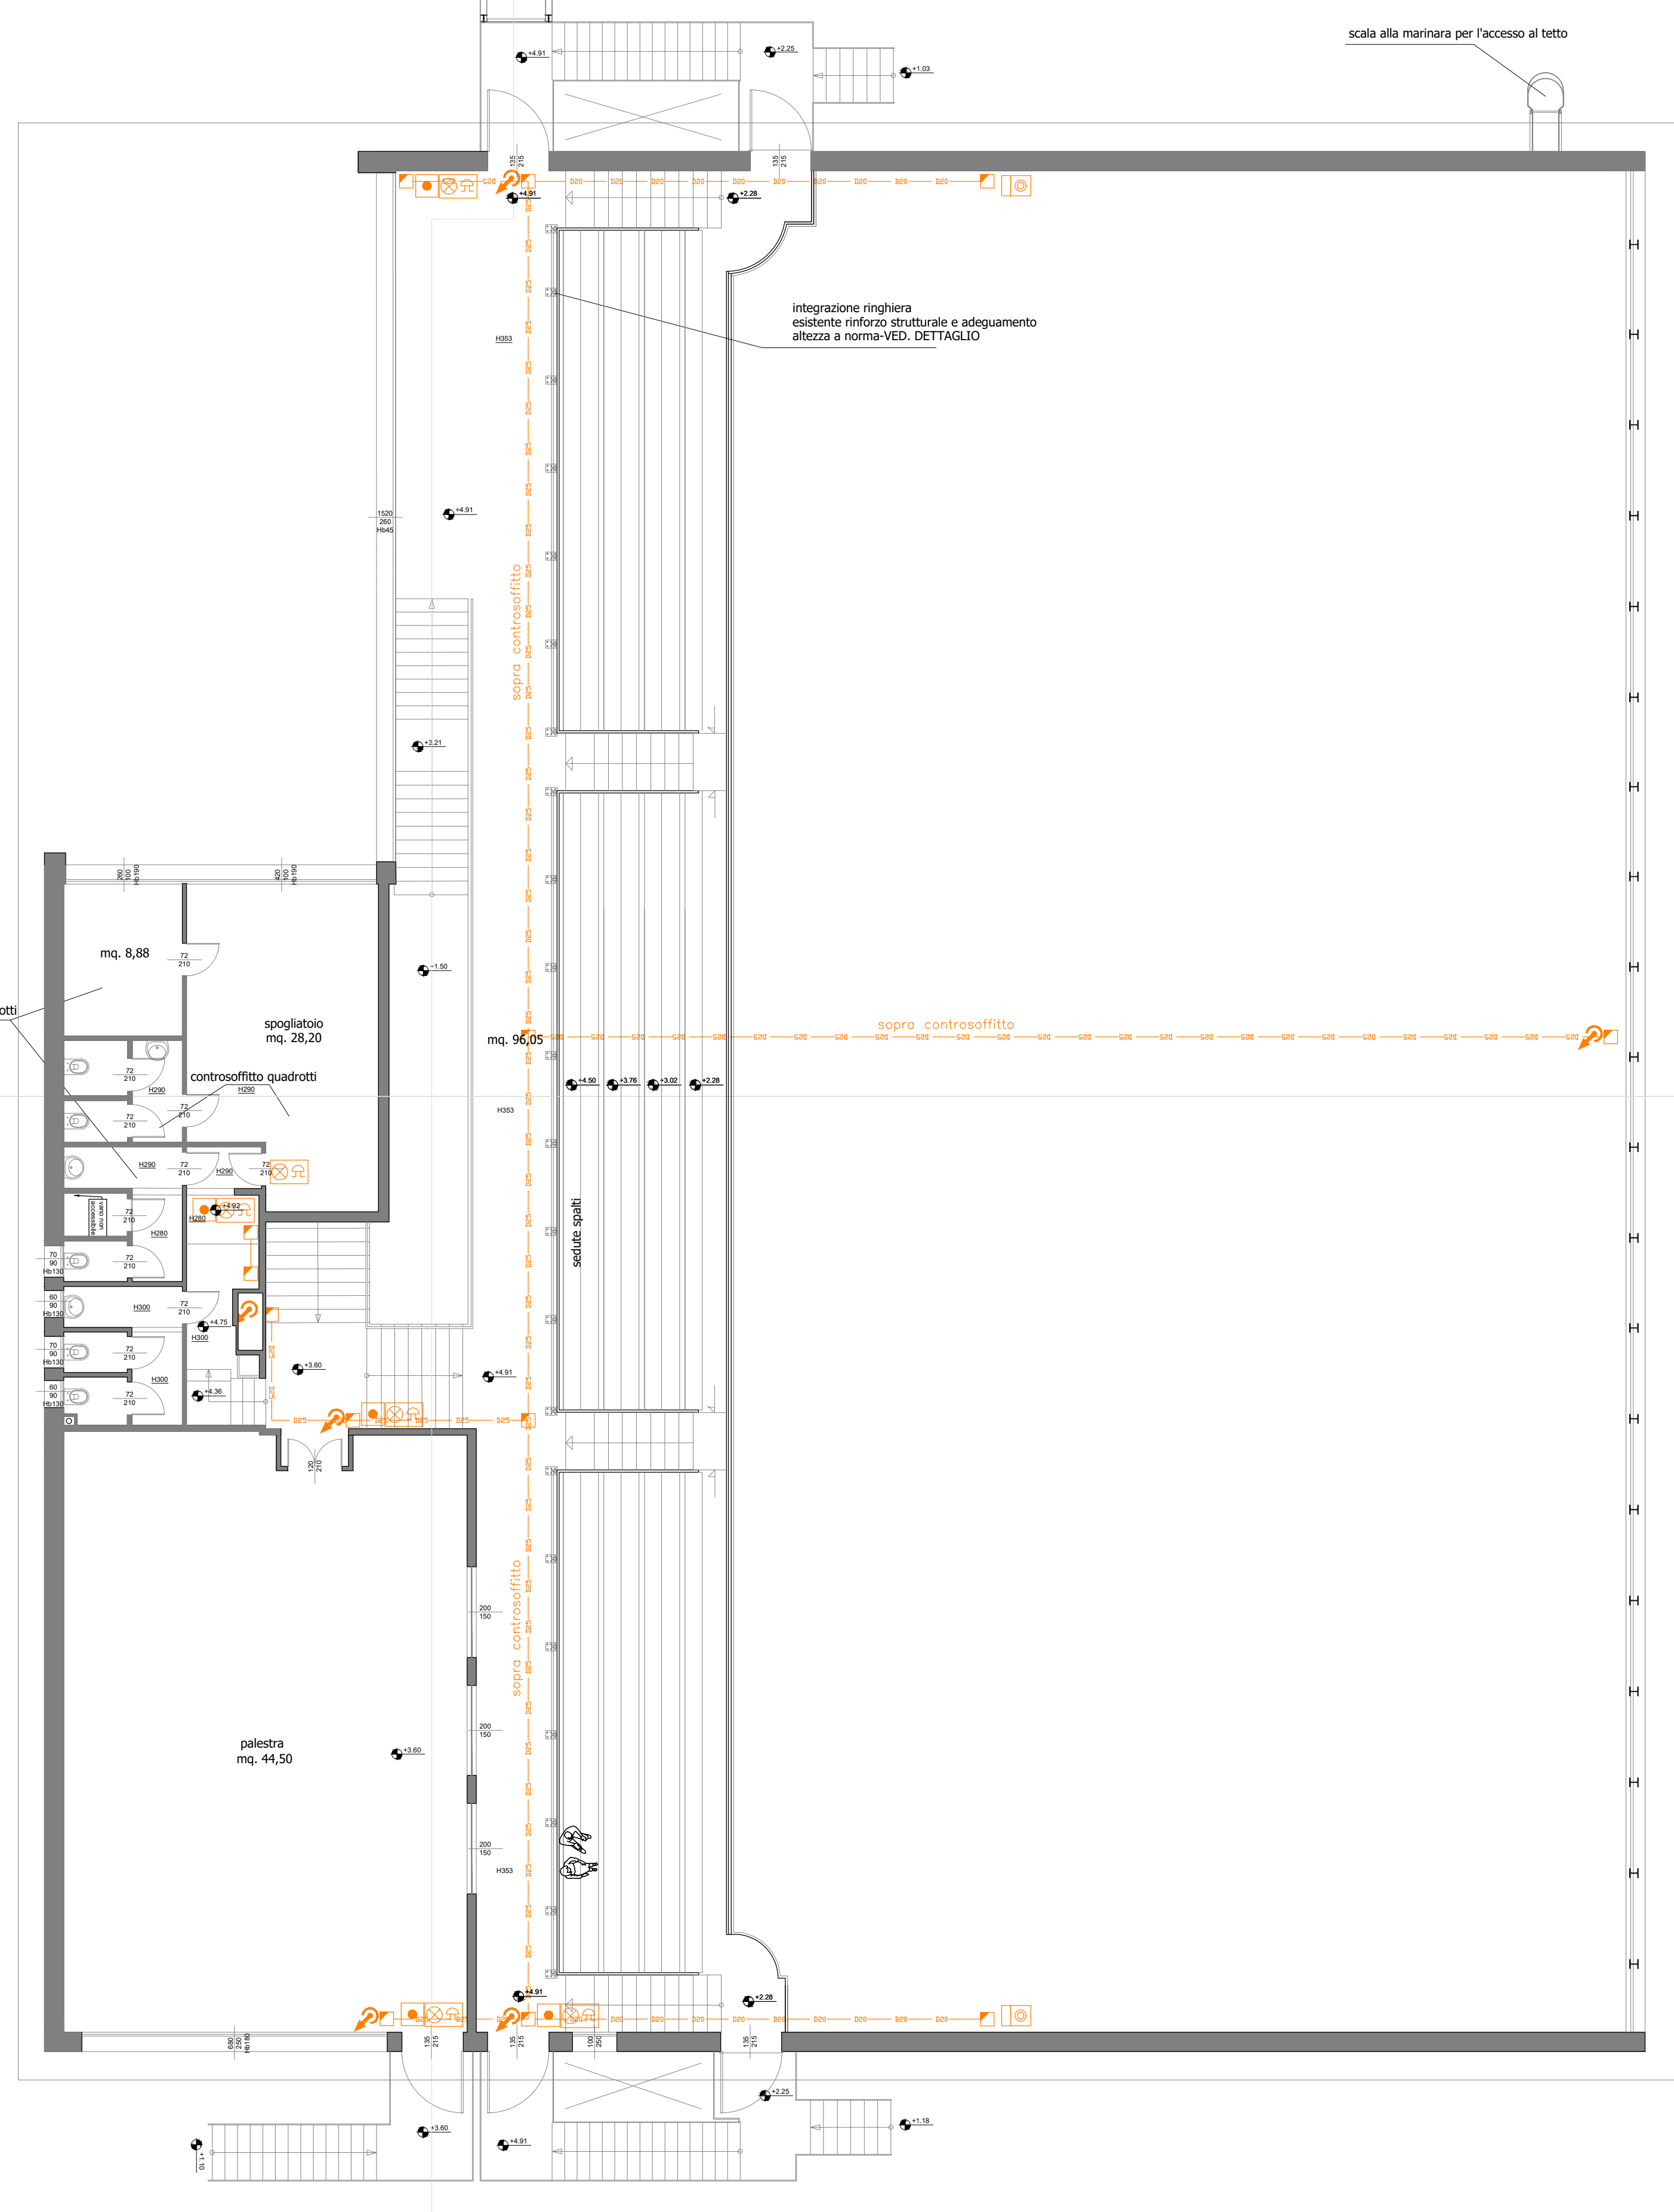

LEGENDA RIVELAZIONE FUMI	
SIMBOLO	NOTE
	CENTRALE ALLARME INCENDIO
	PANNELLO RIPETITORE REMOTO
	ALIMENTATORE CON BATTERIE
	RIVELATORI FUMO PER IMP. ANALOGICO (CS=posto sotto controsoffitto)
	RIVELATORI FUMO PER IMP. ANALOGICO NASCOSTO CON RIPETITORE OTTICO VISIBLE
	RIVELATORI FUMO DA CANALE ARIA
	RIVELATORE TERMICO
	PULSANTE ALLARME ANTINCENDIO
	PANNELLO OTTICO-ACUSTICO "ALLARME INCENDIO"
	SEGNALATORE OTTICO ACUSTICO WSS DA LOOP CON ALLARME ACUSTICO TACITABILE
	SIRENA ACUSTICA ESTERNA DI ALLARME INCENDIO
	MODULO OUT PER CONTROLLO UTENZE
	MODULO IN/OUT
	MODULO GIUNZIONE LOOP CON ISOLATORE DI LINEA
LEGENDA CONDUTTURE	
	SCATOLA DI DERIVAZIONE
	CONDUTTURE ASCENDENTE / DISCENDENTE
	TUBAZIONE PVC A VISTA
	CANALE IN ACCIAIO ZINCATO ESISTENTE

commessa n° GBa_25142

proprietà/committente
Comune di Casalecchio di Reno
Via dei Mili 9 - 40033
Casalecchio di Reno (BO)

progettazione architettonica e urbanistica
Arch. Gian Luca Brini
Capocommessa: Ing. Riccardo Brini
Collaboratore: Ing. Federico Montecchi
Progettista Specialistico: Galileo S.p.A.
Per. Ind. Andrea Panseccchi

Comune di
Casalecchio di Reno

tipo intervento
**PALESTRA CABRAL
PROGETTO EDILIZIO PER
L'ADEGUAMENTO ALLA
NORMATIVA ANTINCENDIO**

indirizzo
Via Salvador Allende n.5 - Casalecchio di Reno (BO)

tipo di elaborato

titolo elaborato
**PLANIMETRIA DI PROGETTO IMPIANTO
DI SEGNALEZIONE ALLARME INCENDIO
PIANO SEMINTERRATO, TERRA E PRIMO**

I emissione
II emissione
III emissione
IV emissione

data
14/11/2025

scala
1:100

num.
pe_IE3101_00

note

